
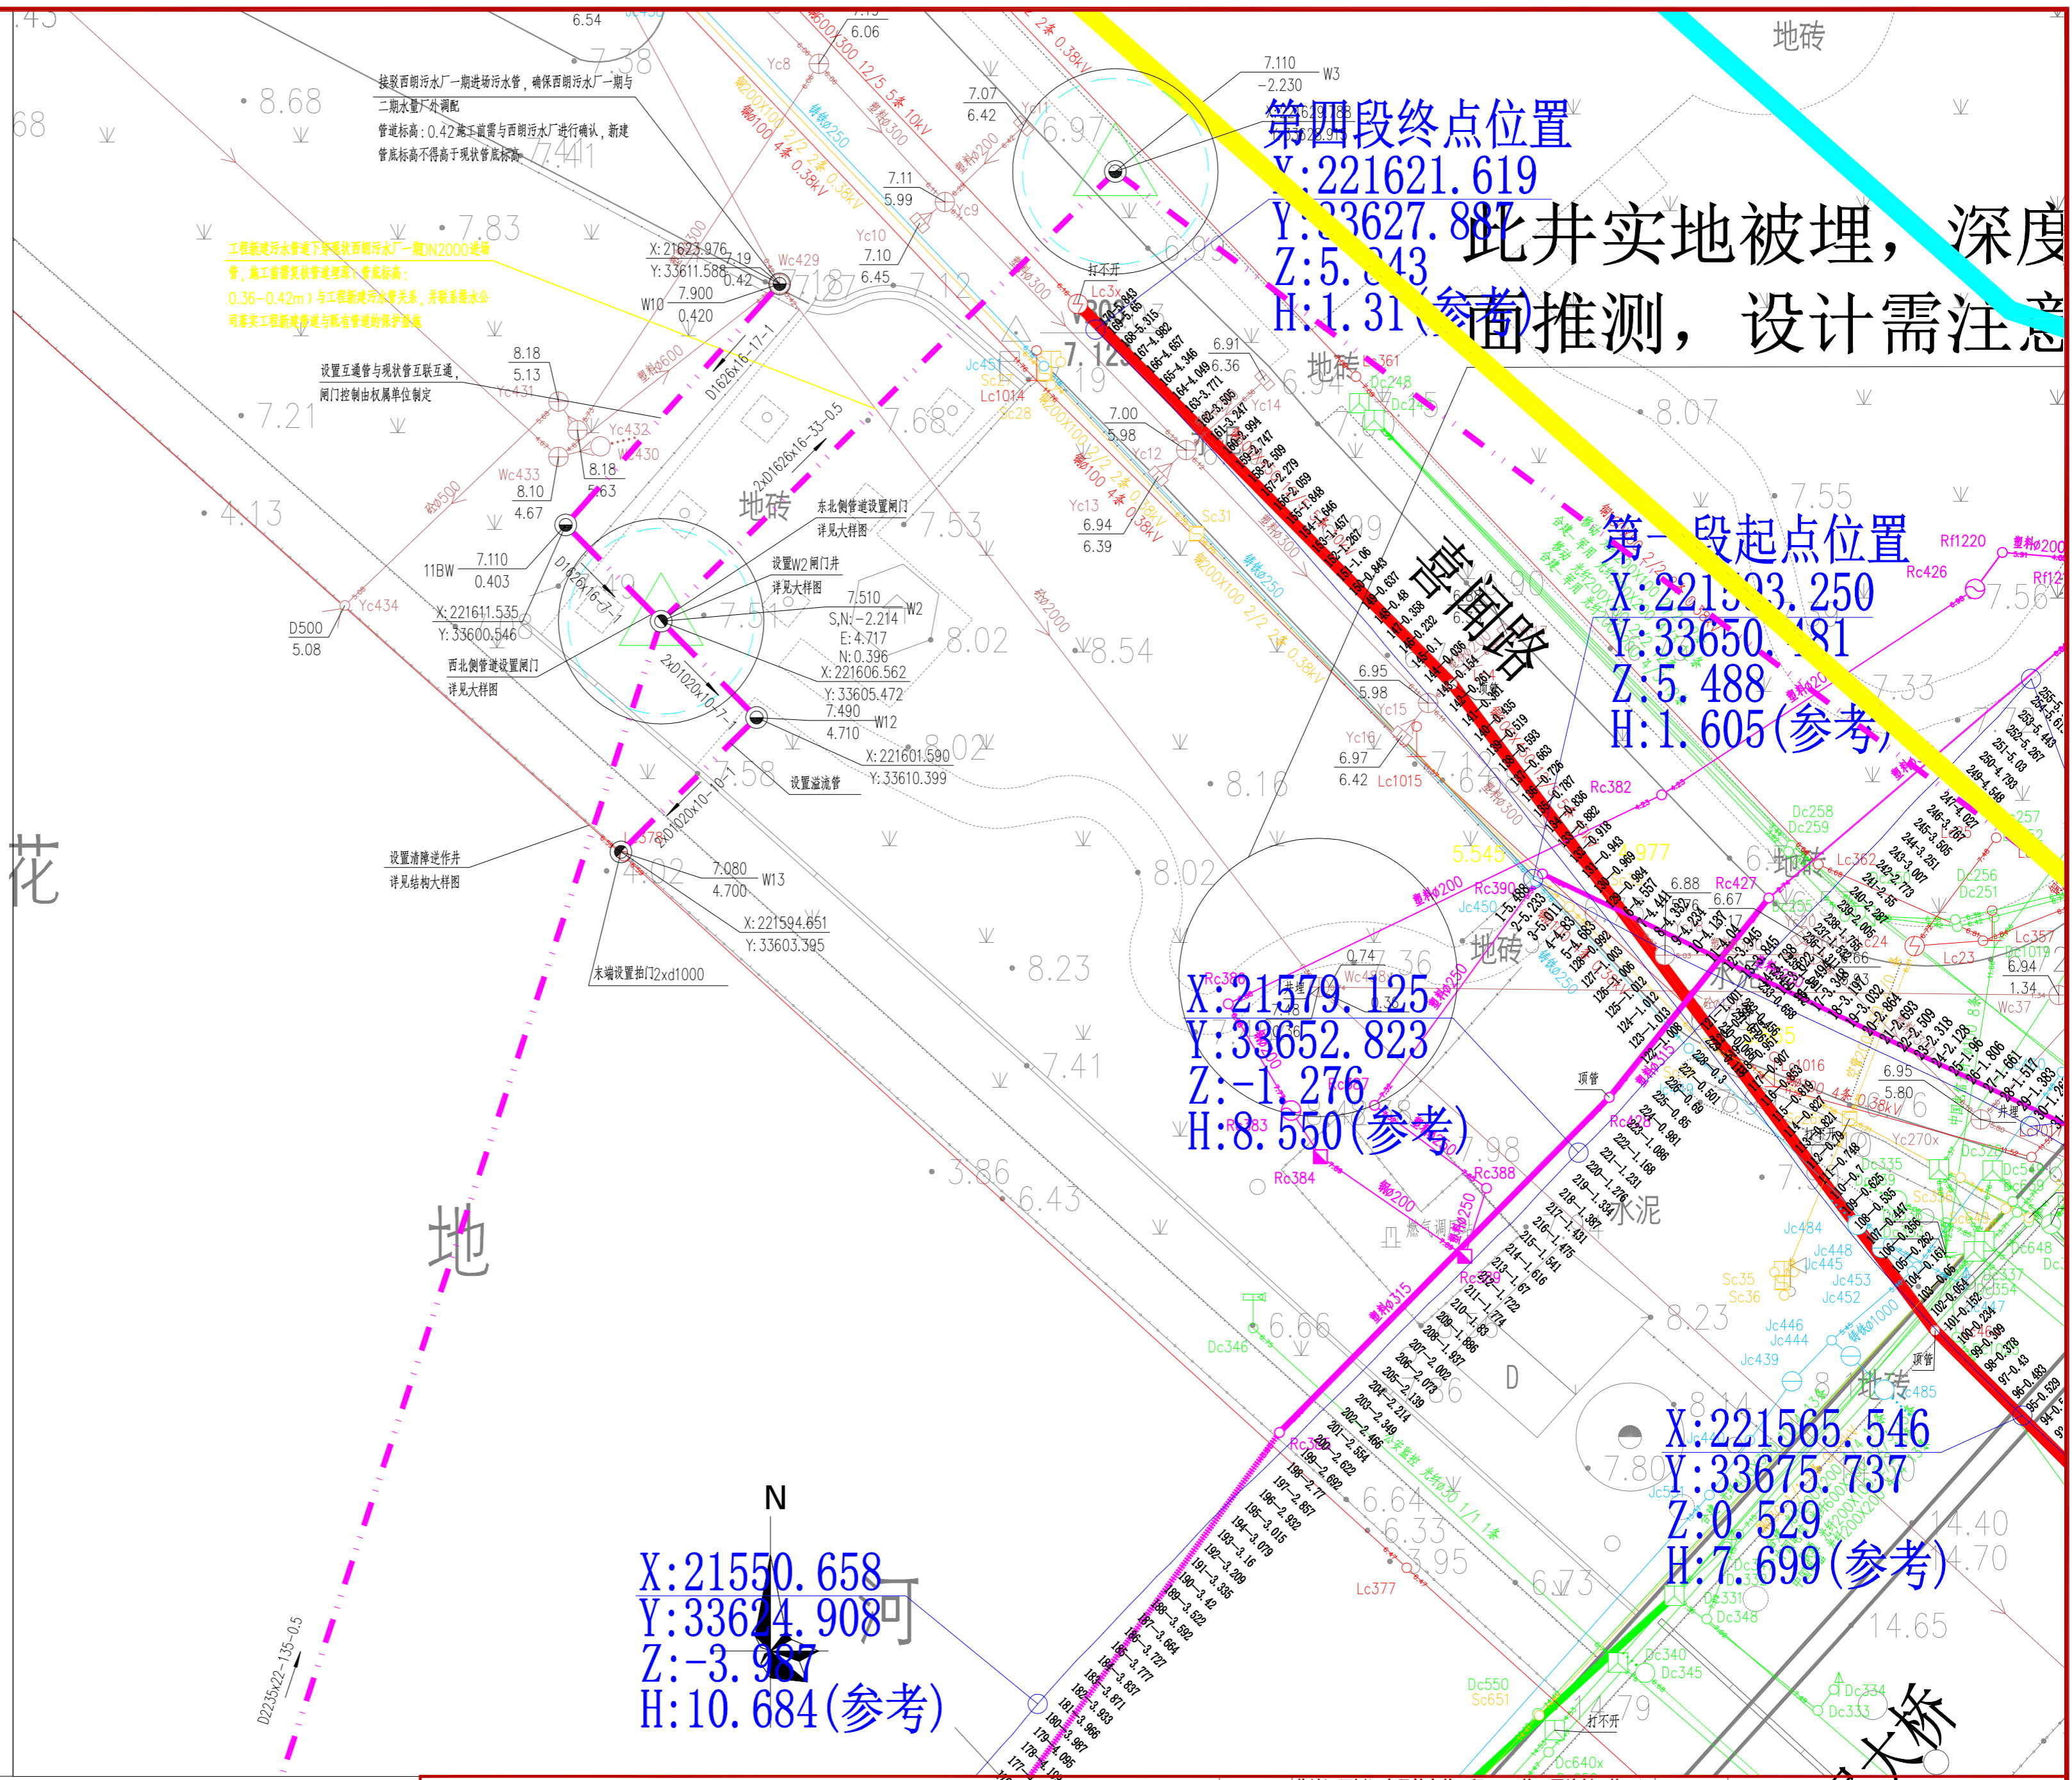


姓名	
职称	
专业	景观
姓名	
职称	
专业	道路
姓名	
职称	
专业	电气
姓名	
职称	
专业	仪表
姓名	
职称	
专业	控制
姓名	
职称	
专业	结构
姓名	
职称	
专业	岩土
姓名	
职称	
专业	建筑
姓名	
职称	
专业	给排水
姓名	
职称	
专业	环境
姓名	
职称	
专业	给排水
姓名	
职称	
专业	环境

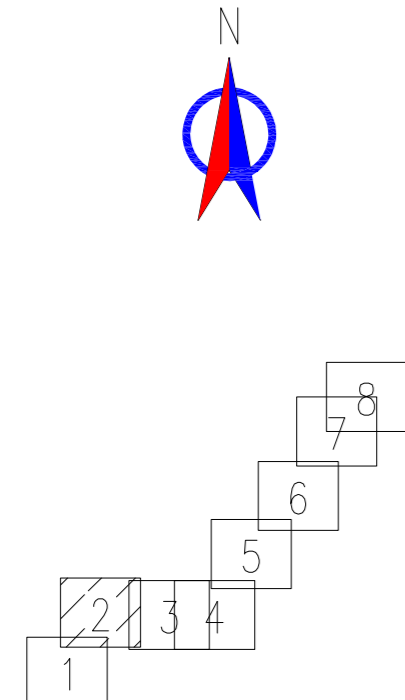



图例:

	新建污水管道		顶管工作井
	新建污水检查井		顶管接收井
	现状合流管渠		清障操作井
	现状雨水管渠		管径(mm)-管长(m)-坡度(%)
	现状污水管渠		井编号 地面标高-管底标高

注:
 1. 本项目采用广州2000坐标系, 广州城建高程。
 2. 本图尺寸除管径以毫米计外, 其余均以米计。

广东省建筑设计研究院集团股份有限公司 Guangdong Architectural Design and Research Institute Group Co., Ltd. 住建部工程设计资质甲级证书号: A244013736、A144013739 住建部工程勘察综合资质甲级证书号: B144013739				项目名称	花地河西侧污水干管完善工程EPC(施工图编制及施工) 总承包			建设单位	广州市荔湾区水务工程建设管理中心							
				子项名称	西塱污水厂新建DN2200污水管道			图名	排水改造平面图(二)							
审定人	杨磊三	初磊三	主持人		项目负责人	杨磊三	初磊三	设计人	黄荣祺	李德毅	设计号	24X0567	专业	工艺专业	图别	
审核人	李德毅	李德毅	校对	夏鹏	专业负责人	李德毅	李德毅	制图人	黄荣祺	李德毅	设计阶段	施工图设计	日期	2024.08	图号	GY-W07-02

姓名	
职称	
专业	景观
姓名	
职称	
专业	道路
姓名	
职称	
专业	建筑
姓名	
职称	
专业	给排水
姓名	
职称	
专业	环境

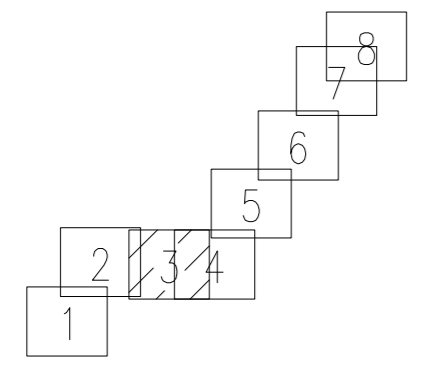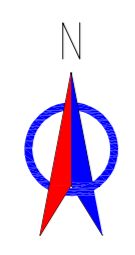

皮埋，深度及平
设计需注意

第一段起点位置
X: 21529.90
Y: 33676.181
Z: 7.574
H: 2.258 (参考)

第二段终点位置
X: 21603.585
Y: 33676.184
Z: 7.574
H: 2.258 (参考)

第二段起点位置
X: 221580.484
Y: 33676.135
Z: 7.126
H: 5.347 (参考)

第二段起点位置
X: 221584.402
Y: 33746.092
Z: 6.524
H: 1.358 (参考)

第二段起点位置
X: 221553.711
Y: 33712.076
Z: 7.086
H: 8.256 (参考)

第一段终点
X: 221561.426
Y: 33730.203
Z: 7.059
H: 9.015 (参考)

第一段终点
X: 221529.90

图例:



	新建污水管道		顶管工作井
	新建污水检查井		顶管接收井
	现状合流管渠		清淤工作井
	现状雨水管渠		管径(mm)-管长(m)-坡度(%)
	现状污水管渠		井编号
			地面标高
			管底标高

注:
1. 本项目采用广州2000坐标系, 广州城建高程。
2. 本图尺寸除管径以毫米计外, 其余均以米计。

广东省建筑设计研究院集团股份有限公司
Guangdong Architectural Design and Research Institute Group Co., Ltd.
住建部工程设计资质甲级证书号: A244013736, A144013739
住建部工程勘察综合资质甲级证书号: B144013739

项目名称		花地河西侧污水干管完善工程EPC(施工图编制及施工) 总承包		建设单位		广州市荔湾区水务工程建设管理中心	
子项名称		西塱污水厂新建DN2200污水管道		图名		排水改造平面图(三)	
审定人	杨磊三	初磊三	主持人	项目负责人	杨磊三	初磊三	设计人
审核人	李德毅	李德毅	校对	专业负责人	李德毅	李德毅	制图人
设计号		24X0567		专业		工艺专业	
设计阶段		施工图设计		日期		2024.08	
图号		GY-W07-03		图别		图号	




姓名	
职称	
专业	景观
姓名	
职称	
专业	电气
姓名	
职称	
专业	结构
姓名	
职称	
专业	给排水
姓名	
职称	
专业	环境
姓名	
职称	
专业	其他

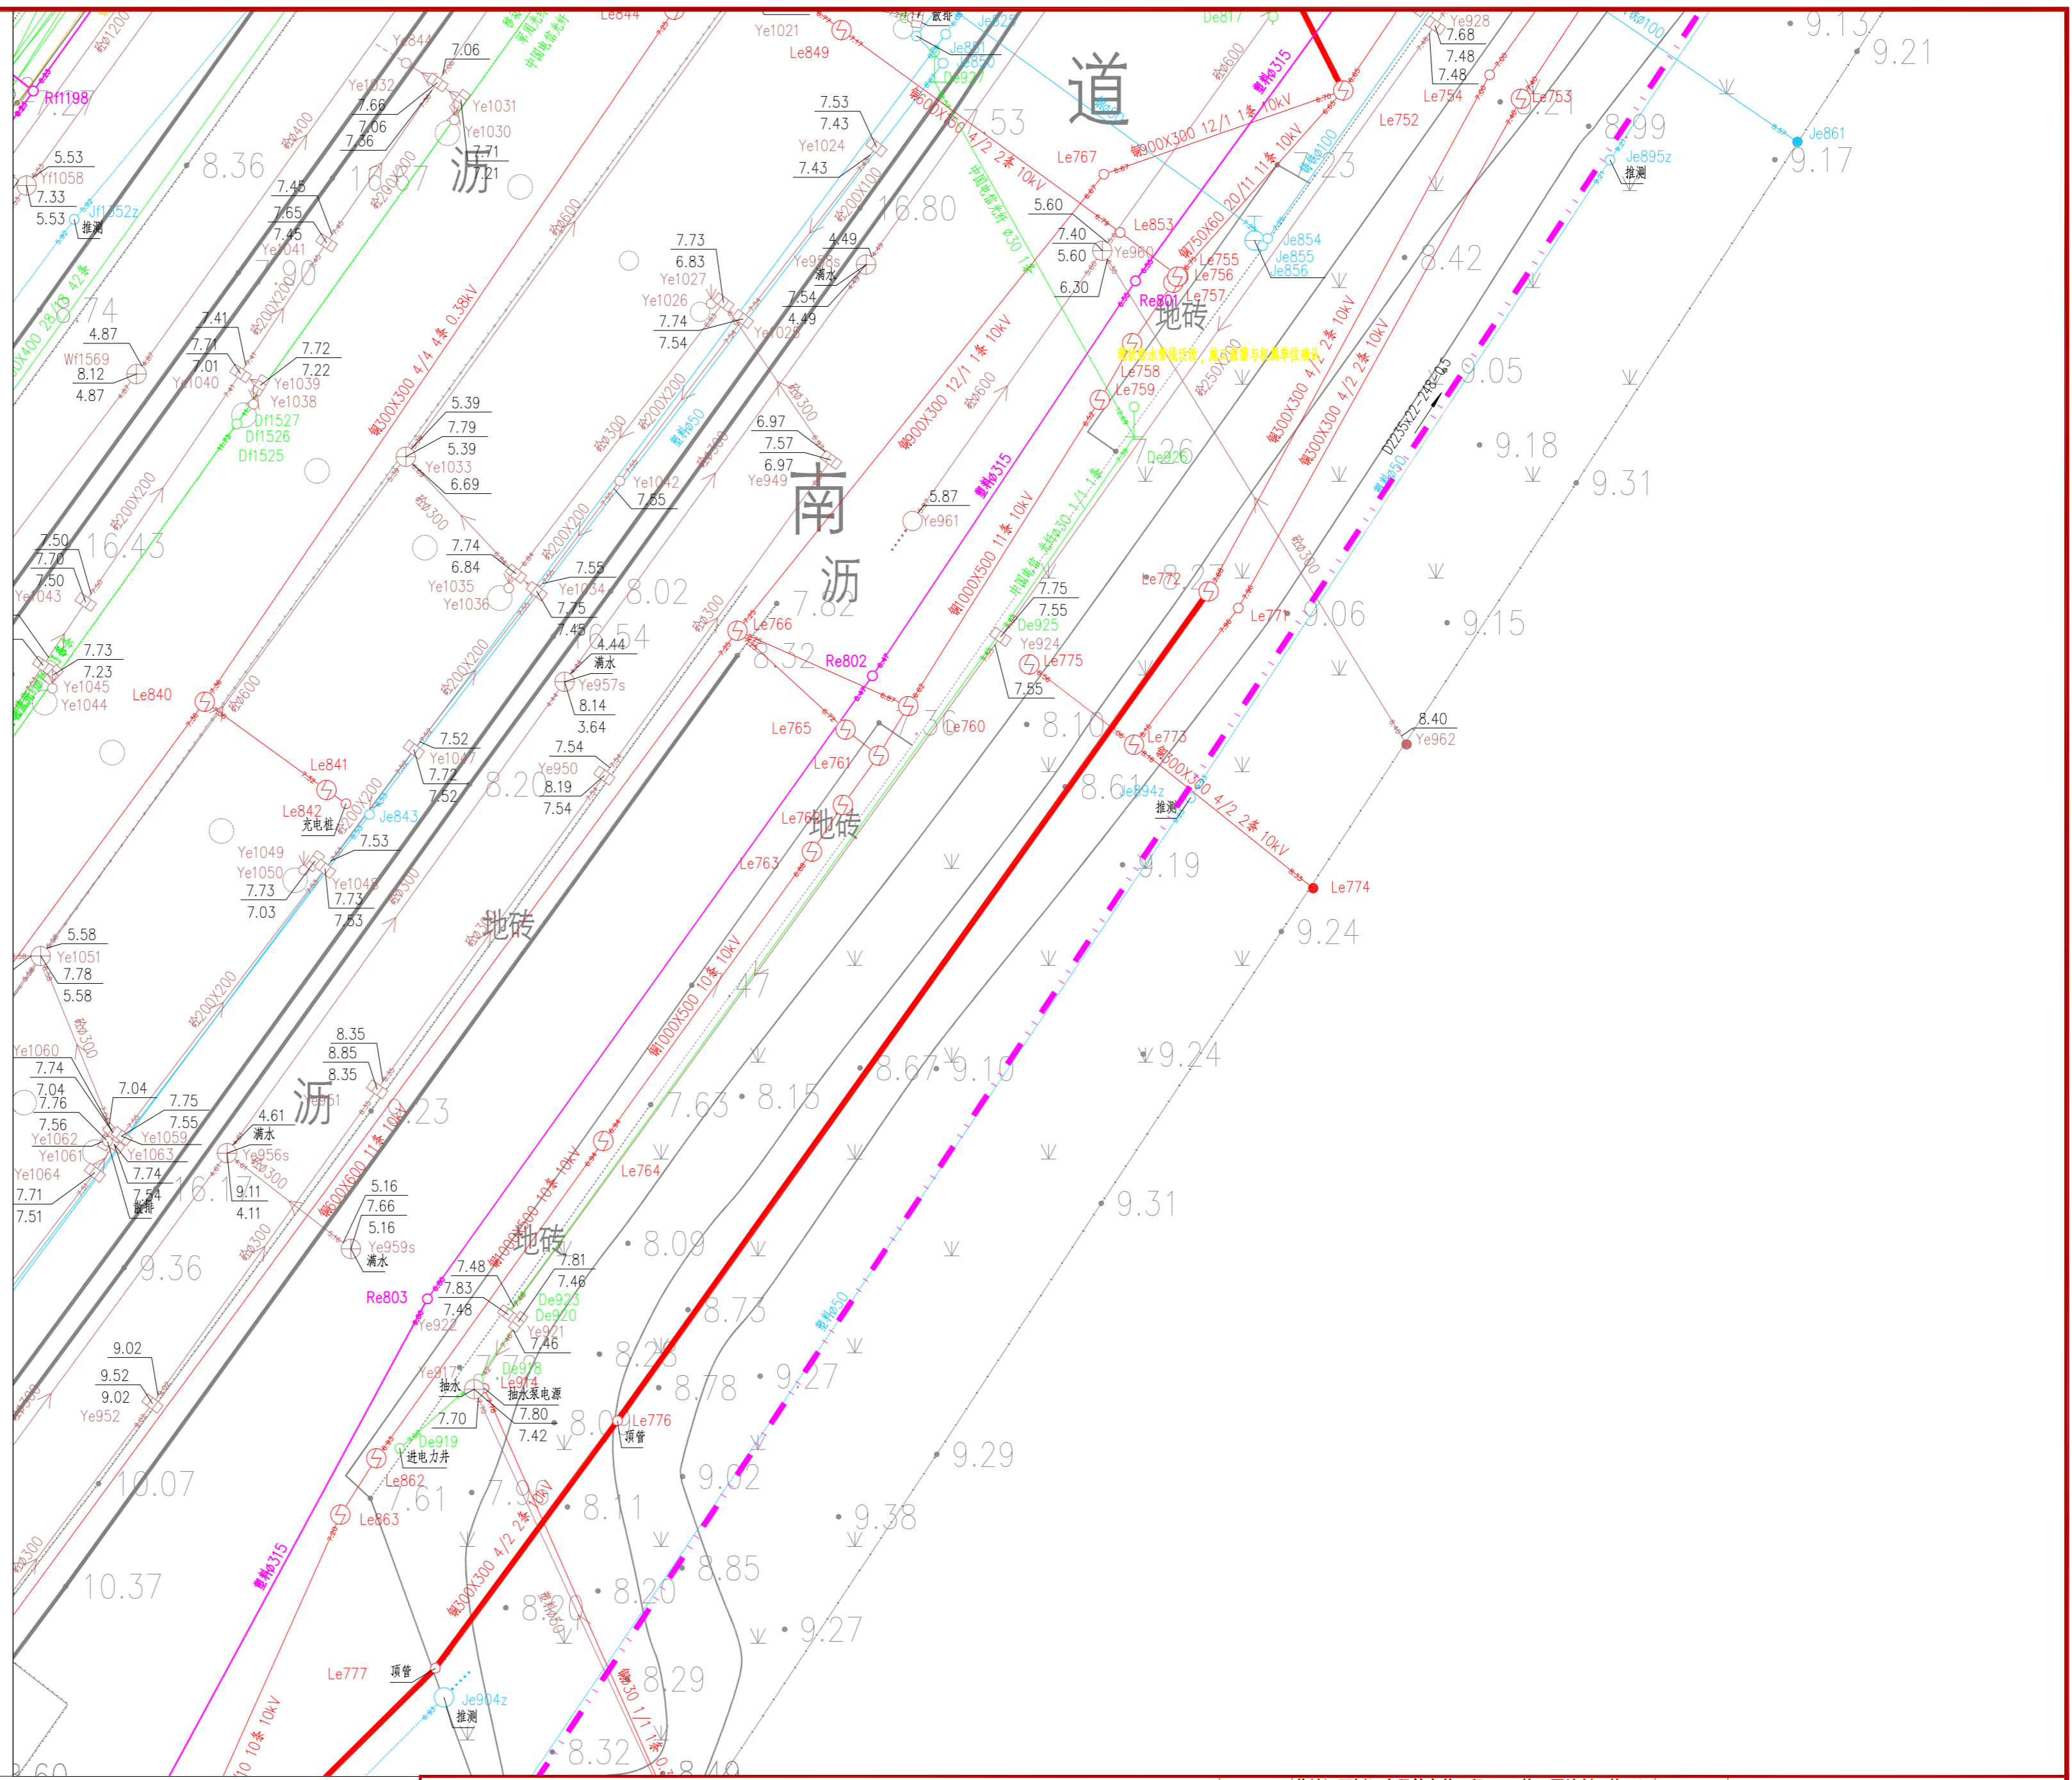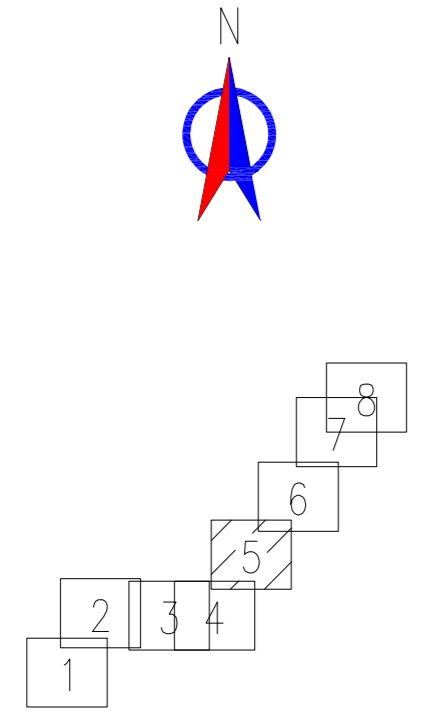

注:
 1. 本项目采用广州2000坐标系, 广州城建高程。
 2. 本图尺寸除管径以毫米计外, 其余均以米计。

广东省建筑设计研究院集团股份有限公司 Guangdong Architectural Design and Research Institute Group Co., Ltd. 住建部工程设计资质甲级证书号: A244013736、A144013739 住建部工程勘察综合资质甲级证书号: B144013739				项目名称	花地河西侧污水干管完善工程EPC(施工图编制及施工) 总承包		建设单位	广州市荔湾区水务工程建设管理中心								
				子项名称	西塱污水厂新建DN2200污水管道		图名	排水改造平面图(五)								
审定人	杨磊三	杨磊三	主持人		项目负责人	杨磊三	杨磊三	设计人	黄荣祺	黄荣祺	设计号	24X0567	专业	工艺专业	图别	
审核人	李德毅	李德毅	校对	夏鹏	专业负责人	李德毅	李德毅	制图人	黄荣祺	黄荣祺	设计阶段	施工图设计	日期	2024.08	图号	GY-W07-05

姓名	
职称	
专业	景观
姓名	
职称	
专业	电气
姓名	
职称	
专业	仪表
姓名	
职称	
专业	结构
姓名	
职称	
专业	岩土
姓名	
职称	
专业	给排水
姓名	
职称	
专业	环境
姓名	
职称	
专业	其他

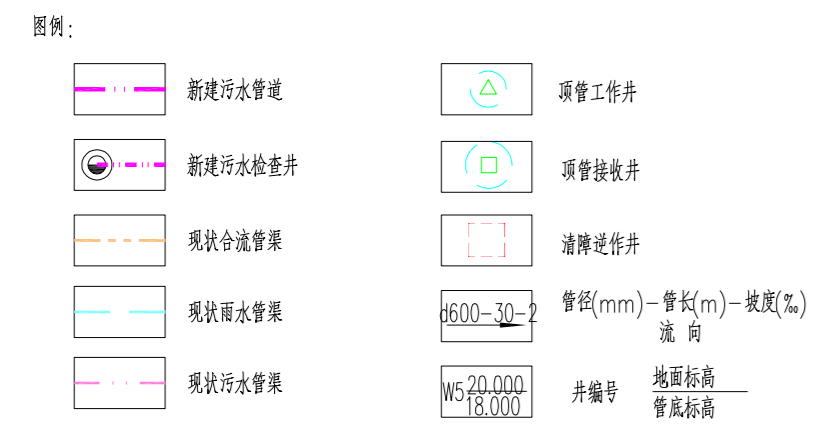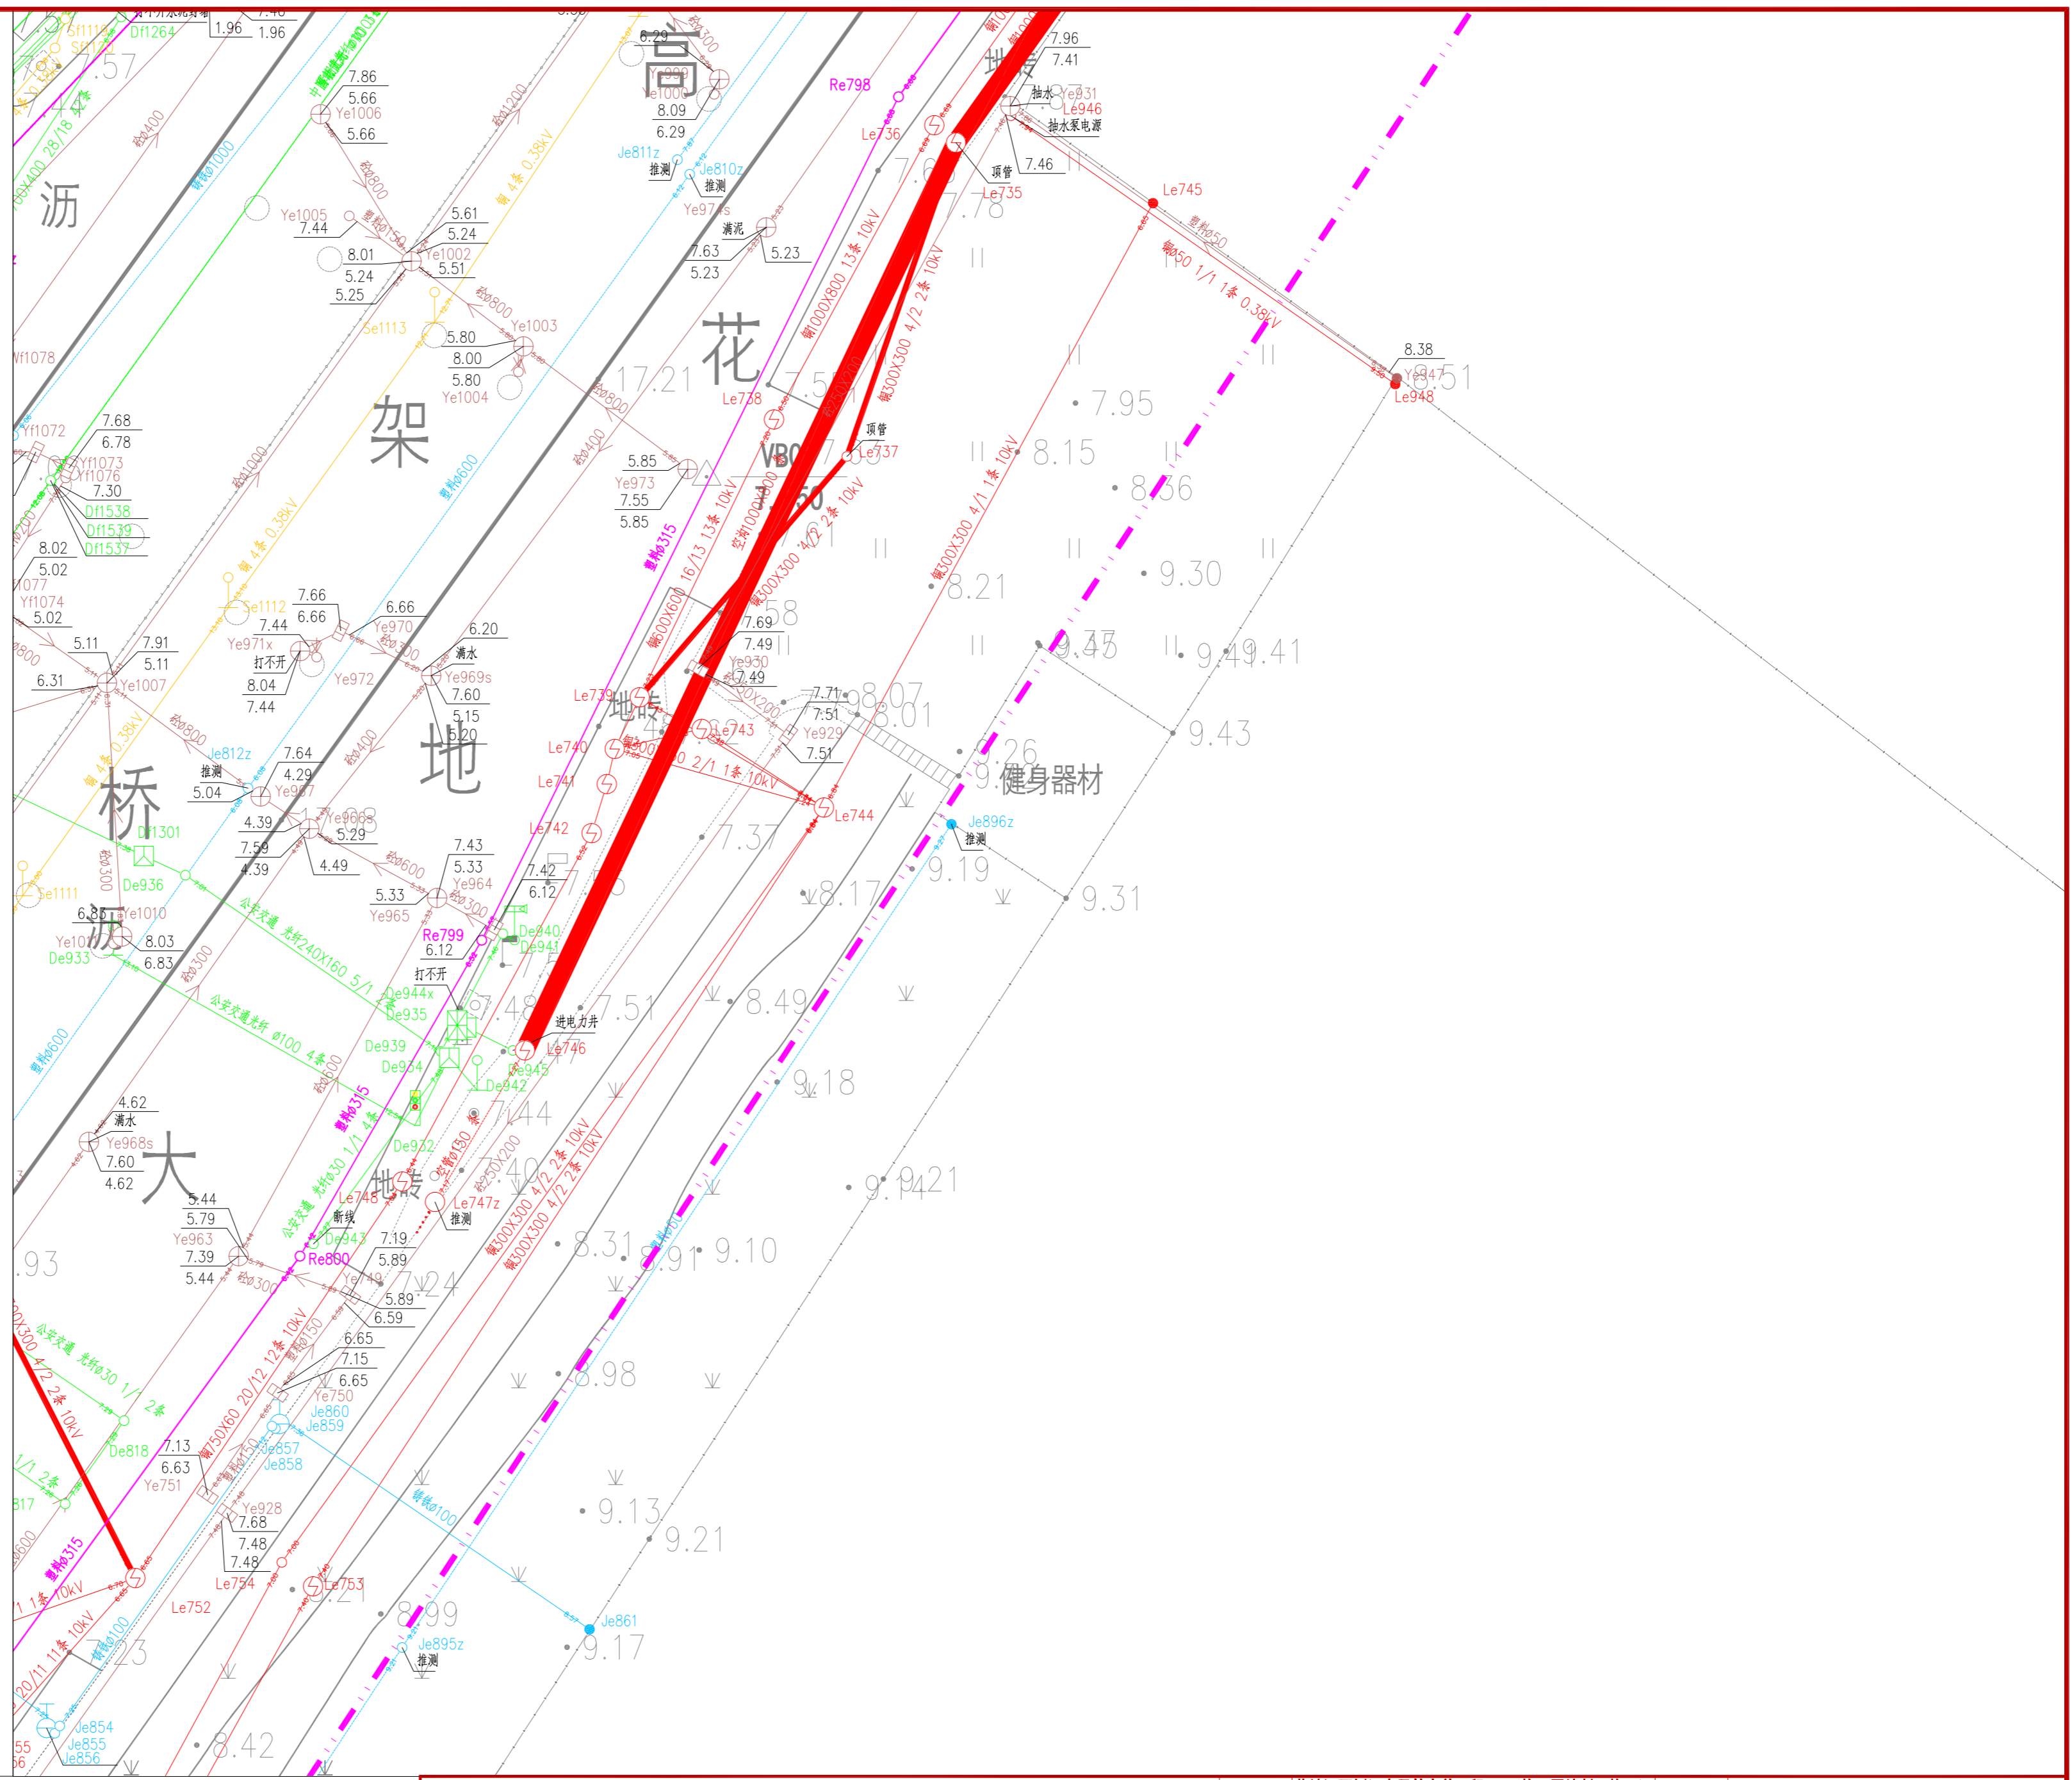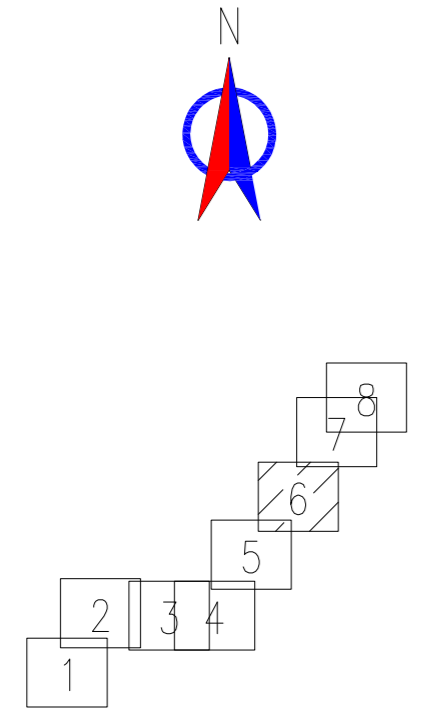

注:
1. 本项目采用广州2000坐标系, 广州城建高程。
2. 本图尺寸除管径以毫米计外, 其余均以米计。

广东省建筑设计研究院集团股份有限公司 Guangdong Architectural Design and Research Institute Group Co., Ltd. 住建部工程设计资质甲级证书号: A244013736、A144013739 住建部工程勘察综合资质甲级证书号: B144013739				项目名称	花地河西侧污水干管完善工程EPC(施工图编制及施工)总承包		建设单位	广州市荔湾区水务工程建设管理中心								
				子项名称	西塱污水厂段新建DN2200污水管道		图名	排水改造平面图(六)								
审定人	杨磊三	杨磊三	主持人		项目负责人	杨磊三	杨磊三	设计人	黄荣祺	黄荣祺	设计号	24X0567	专业	工艺专业	图别	
审核人	李德毅	李德毅	校对	夏鹏	专业负责人	李德毅	李德毅	制图人	黄荣祺	黄荣祺	设计阶段	施工图设计	日期	2024.08	图号	GY-W07-06

