

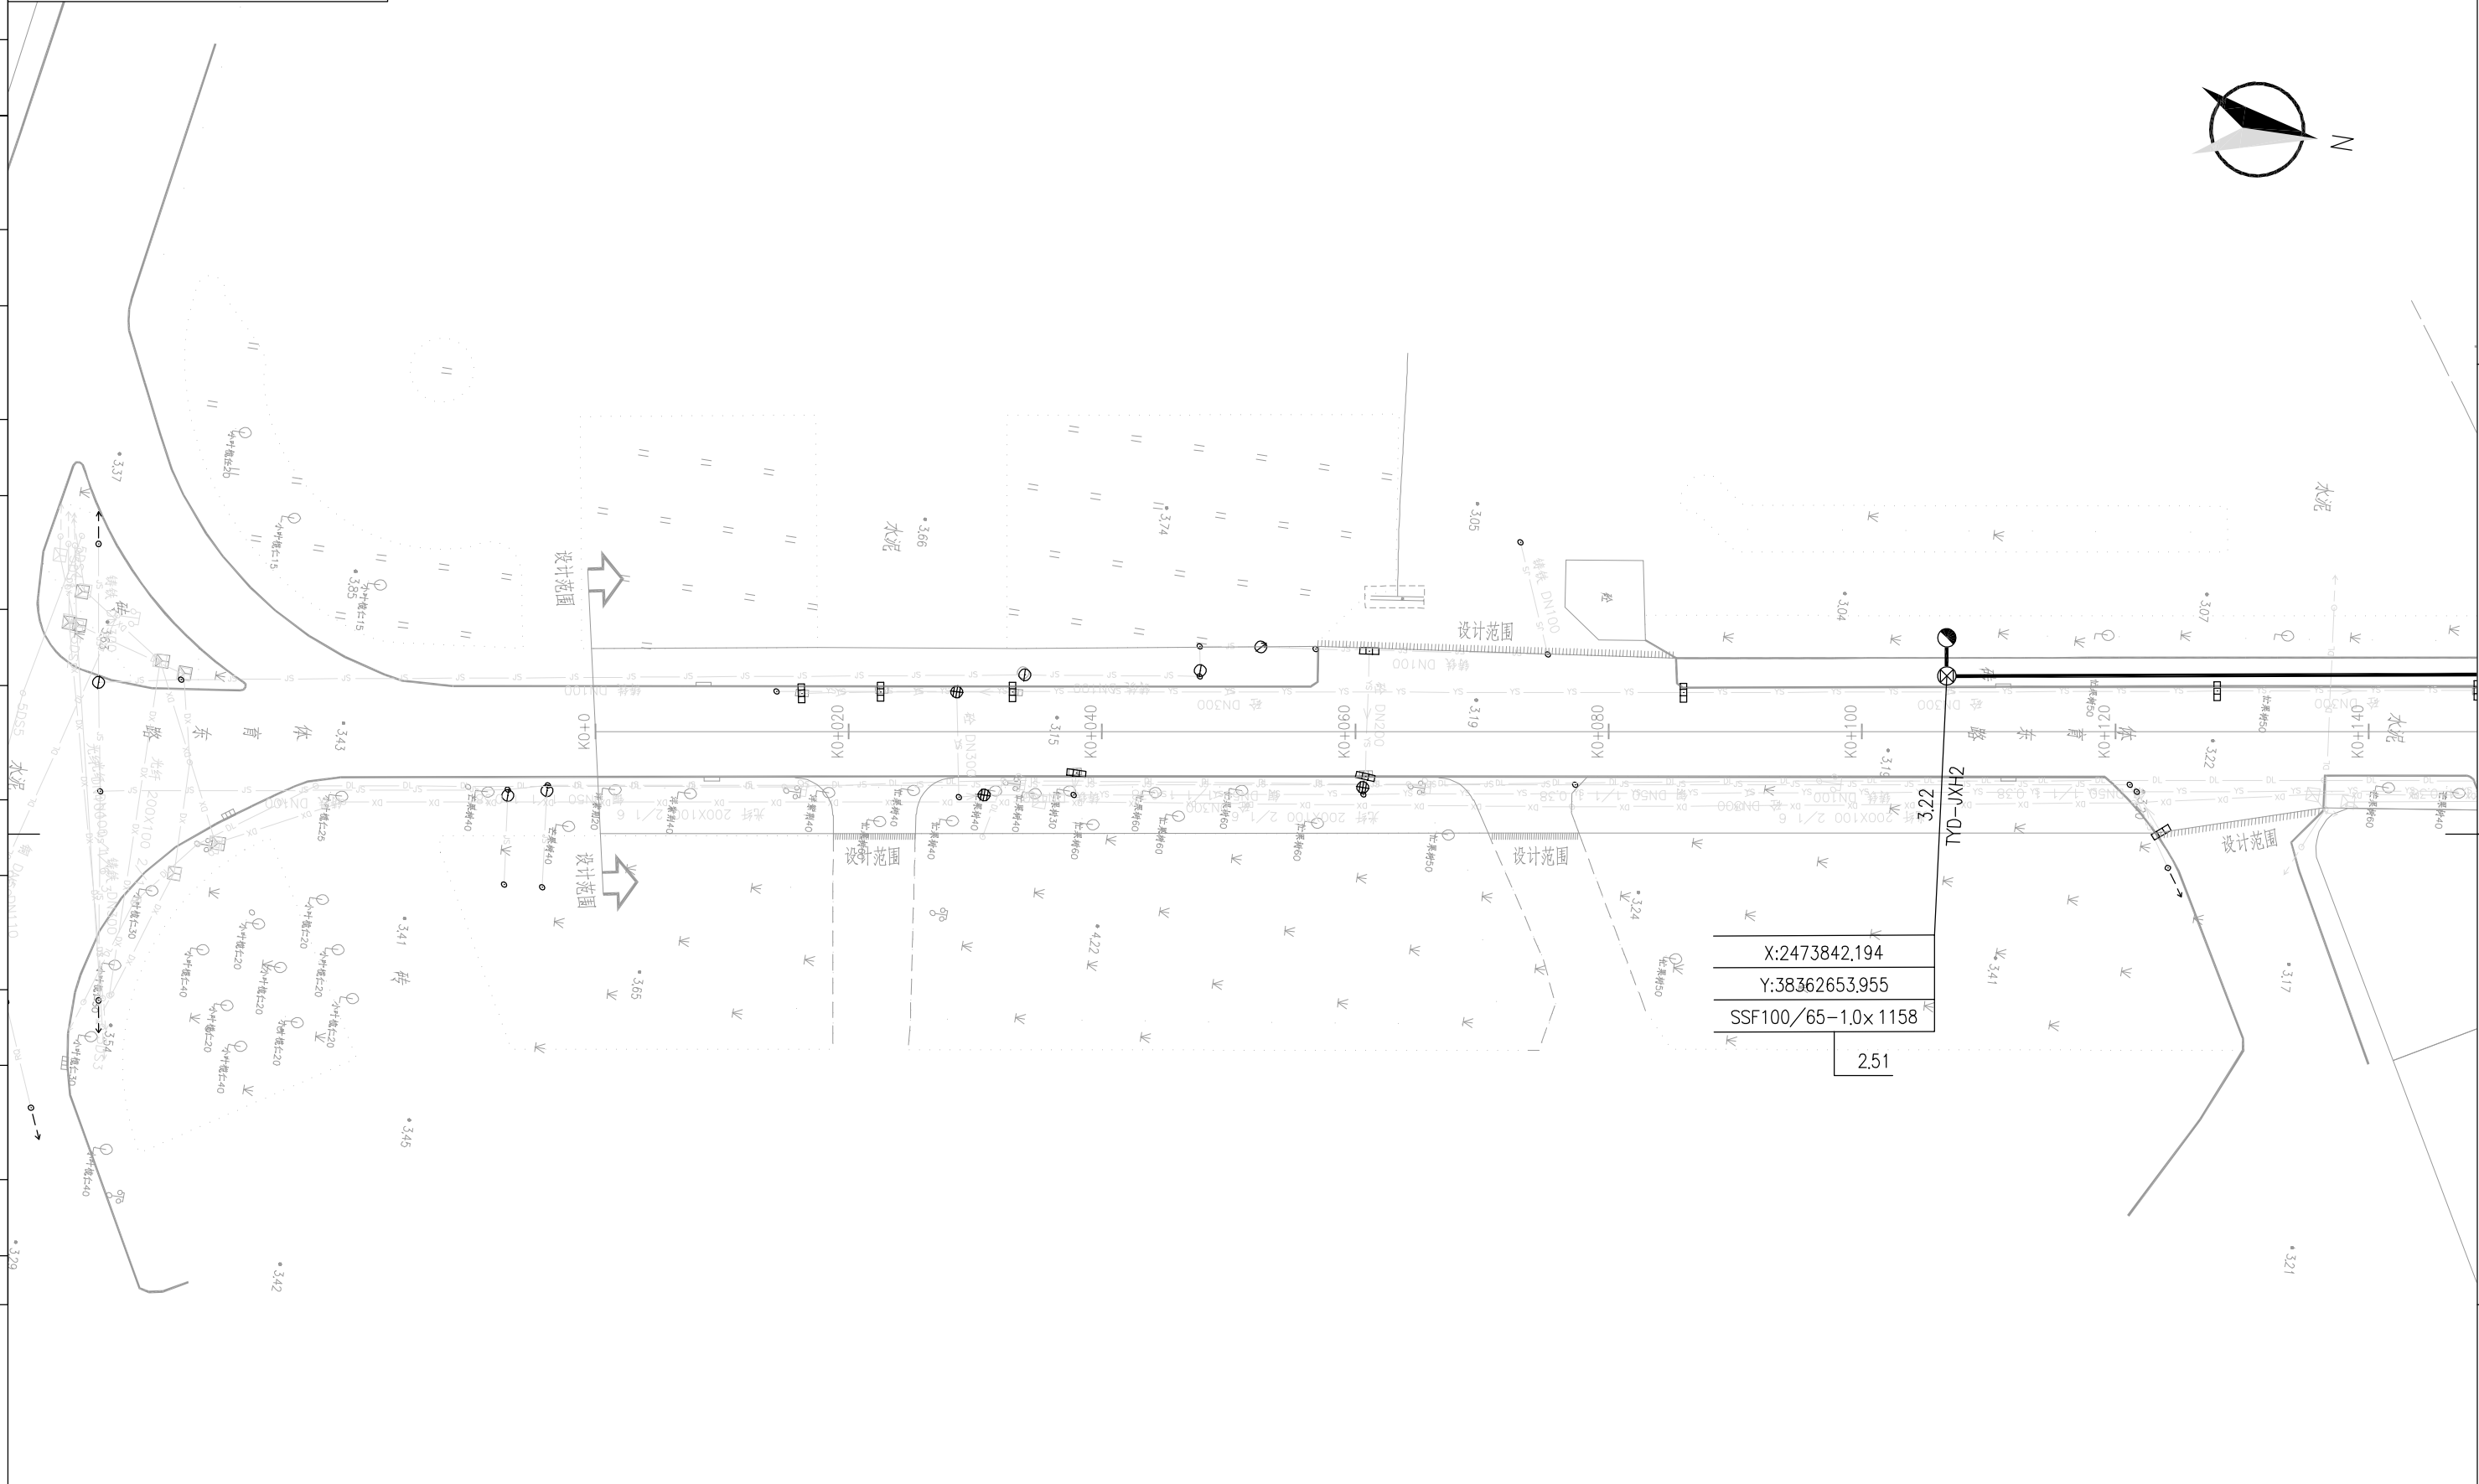
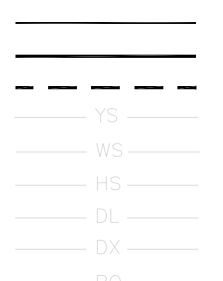


版权所有 侵权必究

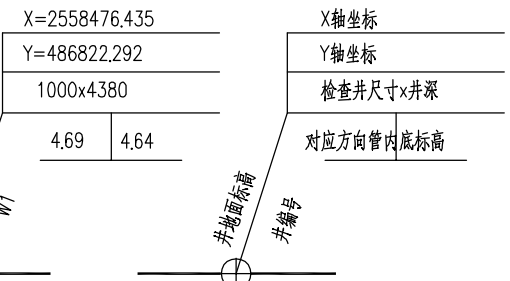


X:2473842.194  
Y:38362653.955  
SSF100/65-1.0x1158  
2.51

说明：1、本图纸平面为大地2000坐标系，85高程；  
2、本图纸出图比例为1:500；  
3、管长以m计，其余以mm计  
4、本工程对所有路面现有的检查井进行提升，具体做法详见结构图纸。

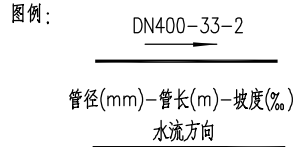

				工程名称	开平市城区排水设施提升改造工程(六期)		阶段	初步设计
				子项名称	祥龙体育东路道路提升改造工程			
				管线平面布置图(一)				
审定			校核	别楚君	别楚君			
审核	胡鸿	胡鸿	设计	帅嘉	帅嘉			
设计负责人	傅宜清	傅宜清	比例	1:500		图号	QA21661C-GP0203-01	
专业负责人	胡鸿	胡鸿	日期	2025.08		专业	给排水	
				条形码			版次	B




版权所有 侵权必究

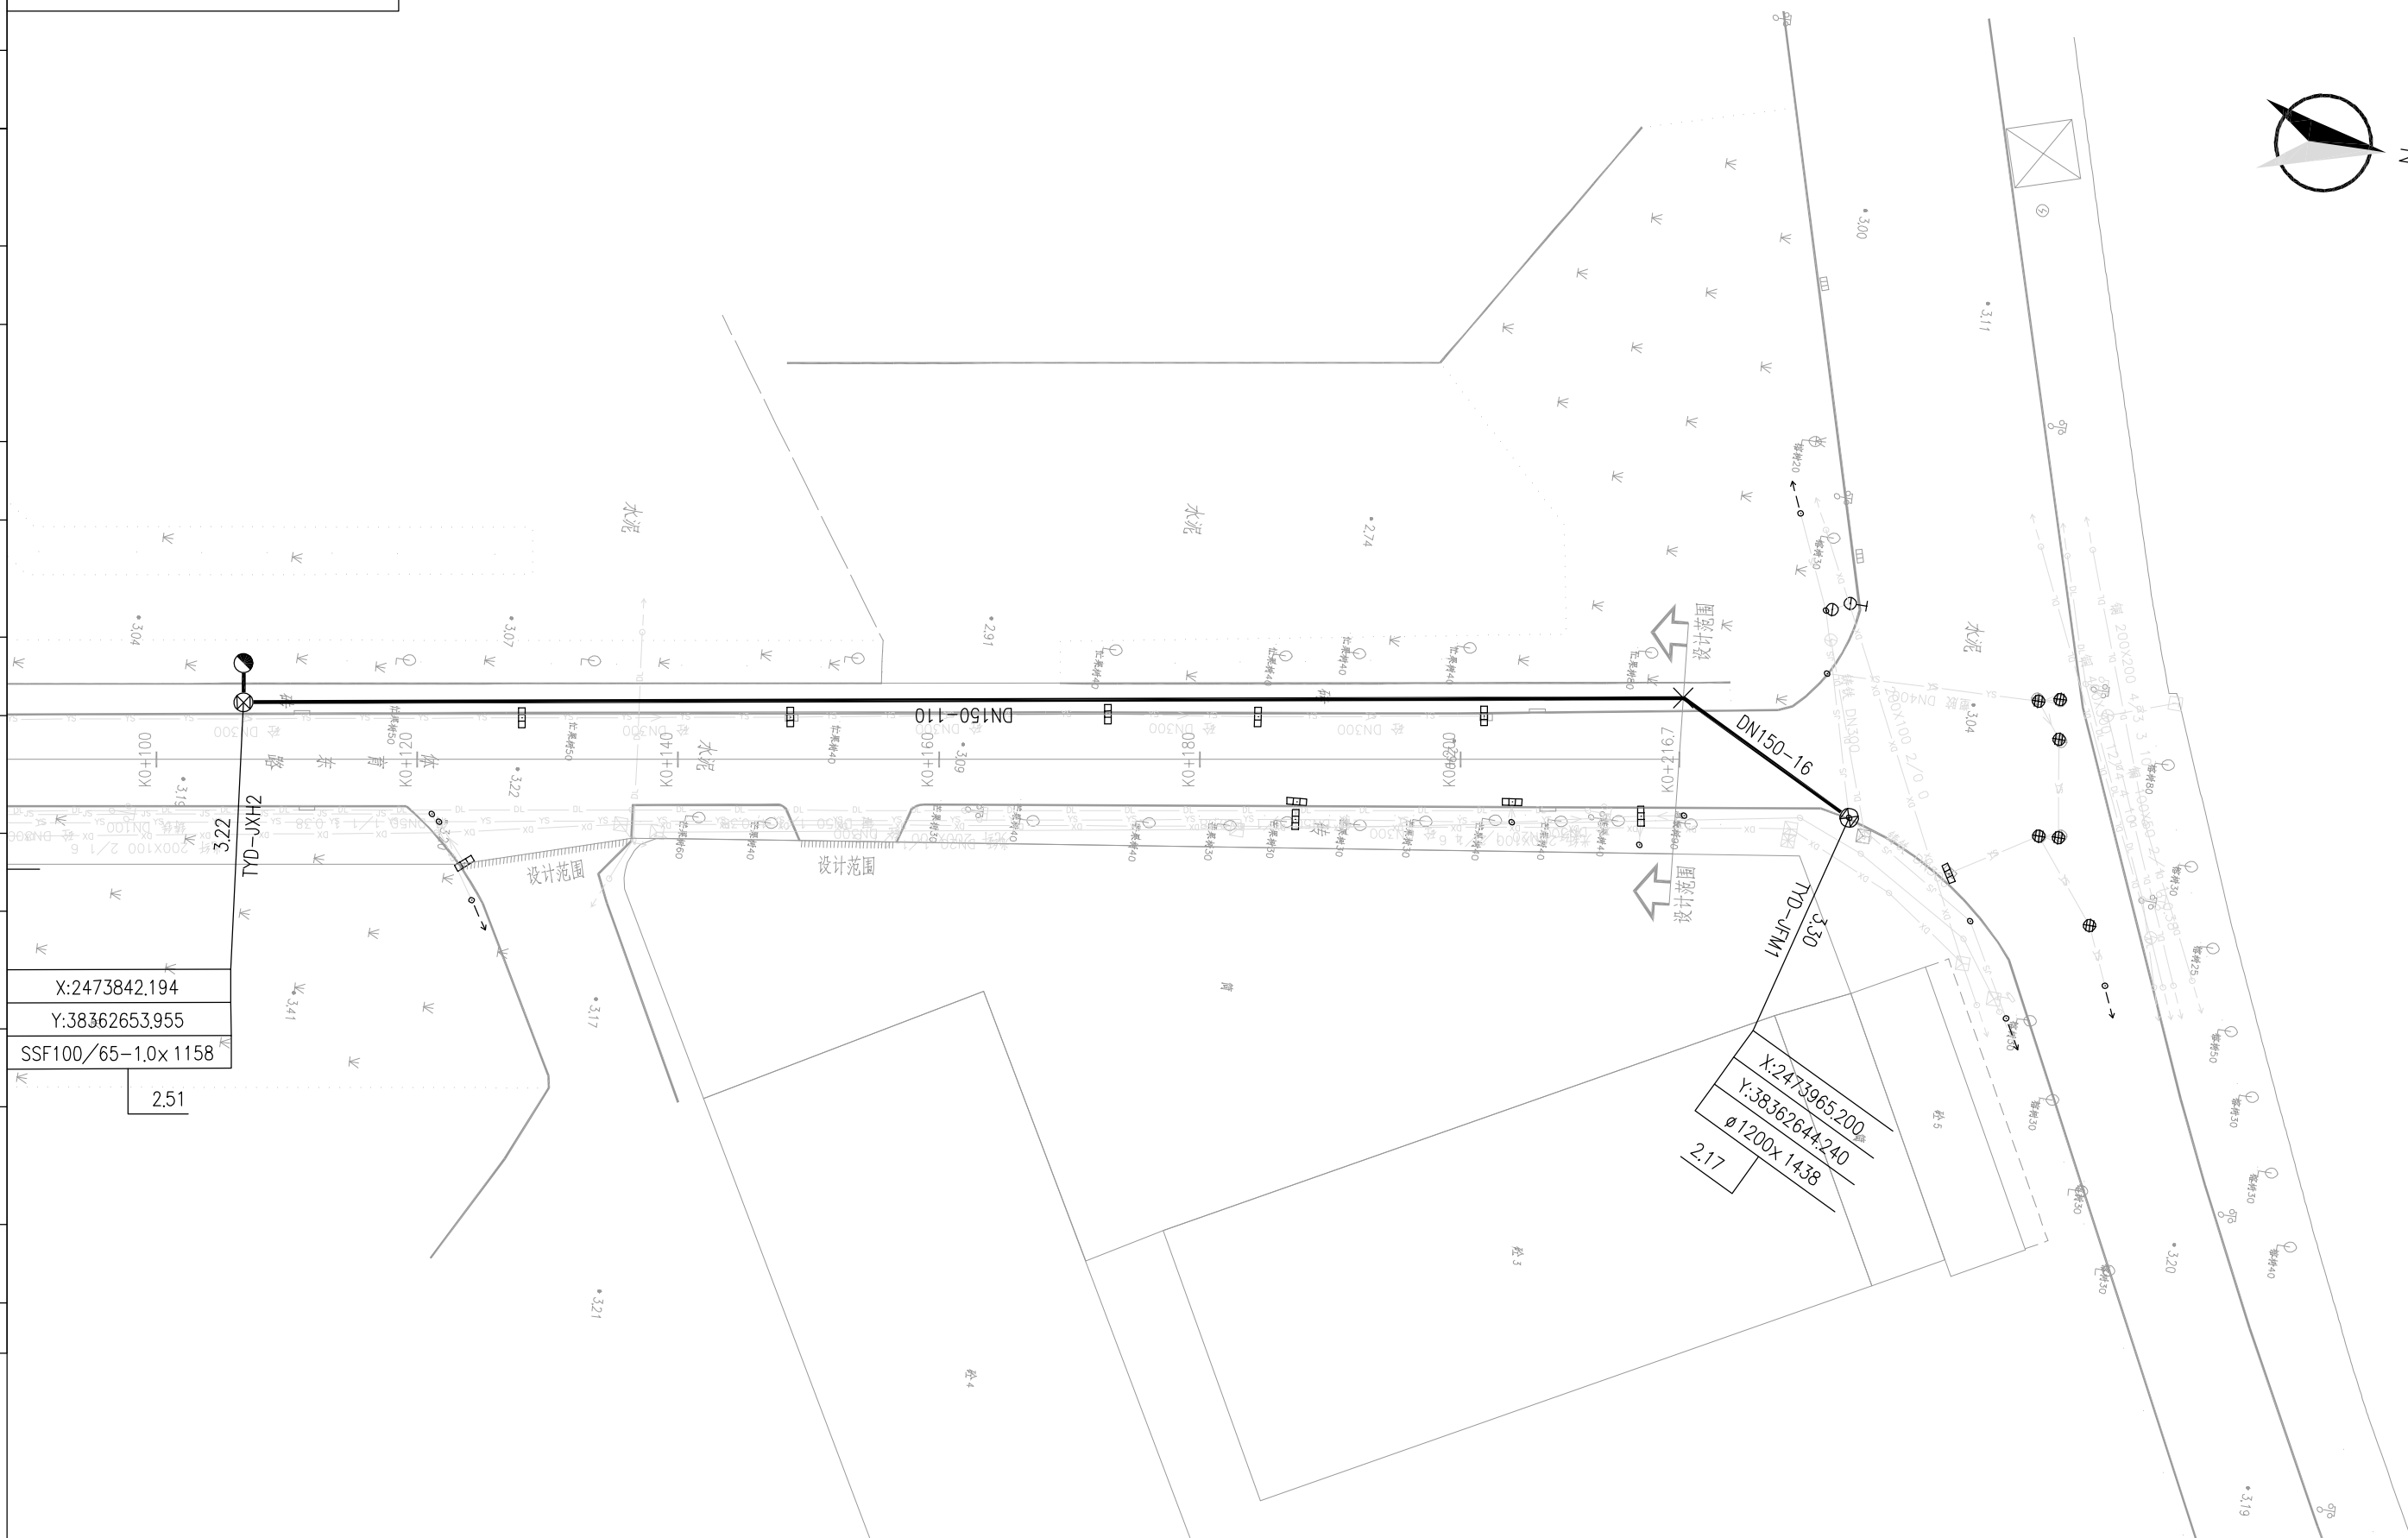

X:2473842.194  
Y:3836265.955  
SSF100/65-1.0x1158  
2.51

X:2473965.200  
Y:3836264.240  
1200x1438  
2.17

说明: 1、本图纸平面为大地2000坐标系, 85高程;  
2、本图纸出图比例为1:500;  
3、管长以m计, 其余以mm计  
4、本工程对所有路面现有的检查井进行提升, 具体做法详见结构图纸。

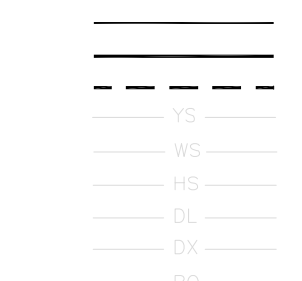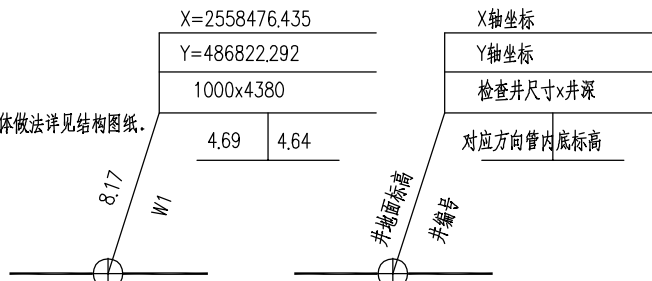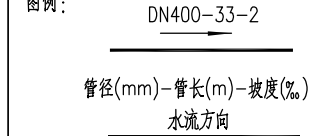

新建给水管道  
新建污水管道  
新建雨水管道  
现状雨水管道  
现状污水管道  
现状合流管道  
现状电力管道  
现状电信管道  
现状燃气管道

				工程名称	开平市城区排水设施提升改造工程(六期)		阶段	阶 段	
				子项名称	祥龙体育东路道路提升改造工程		初步设计		
审定			校核	别楚君	别楚君	管 线 平 面 布 置 图 ( 二 )			
审核	胡鸿	胡鸿	设计	帅嘉	帅嘉				
设计负责人	傅宜清	傅宜清	比例	1:500					
专业负责人	胡鸿	胡鸿	日期	2025.08		图号	QA21661C-GP0203-02	专业	给排水
				条形码			版次	B	