




日期	
会签者	
会签单位	

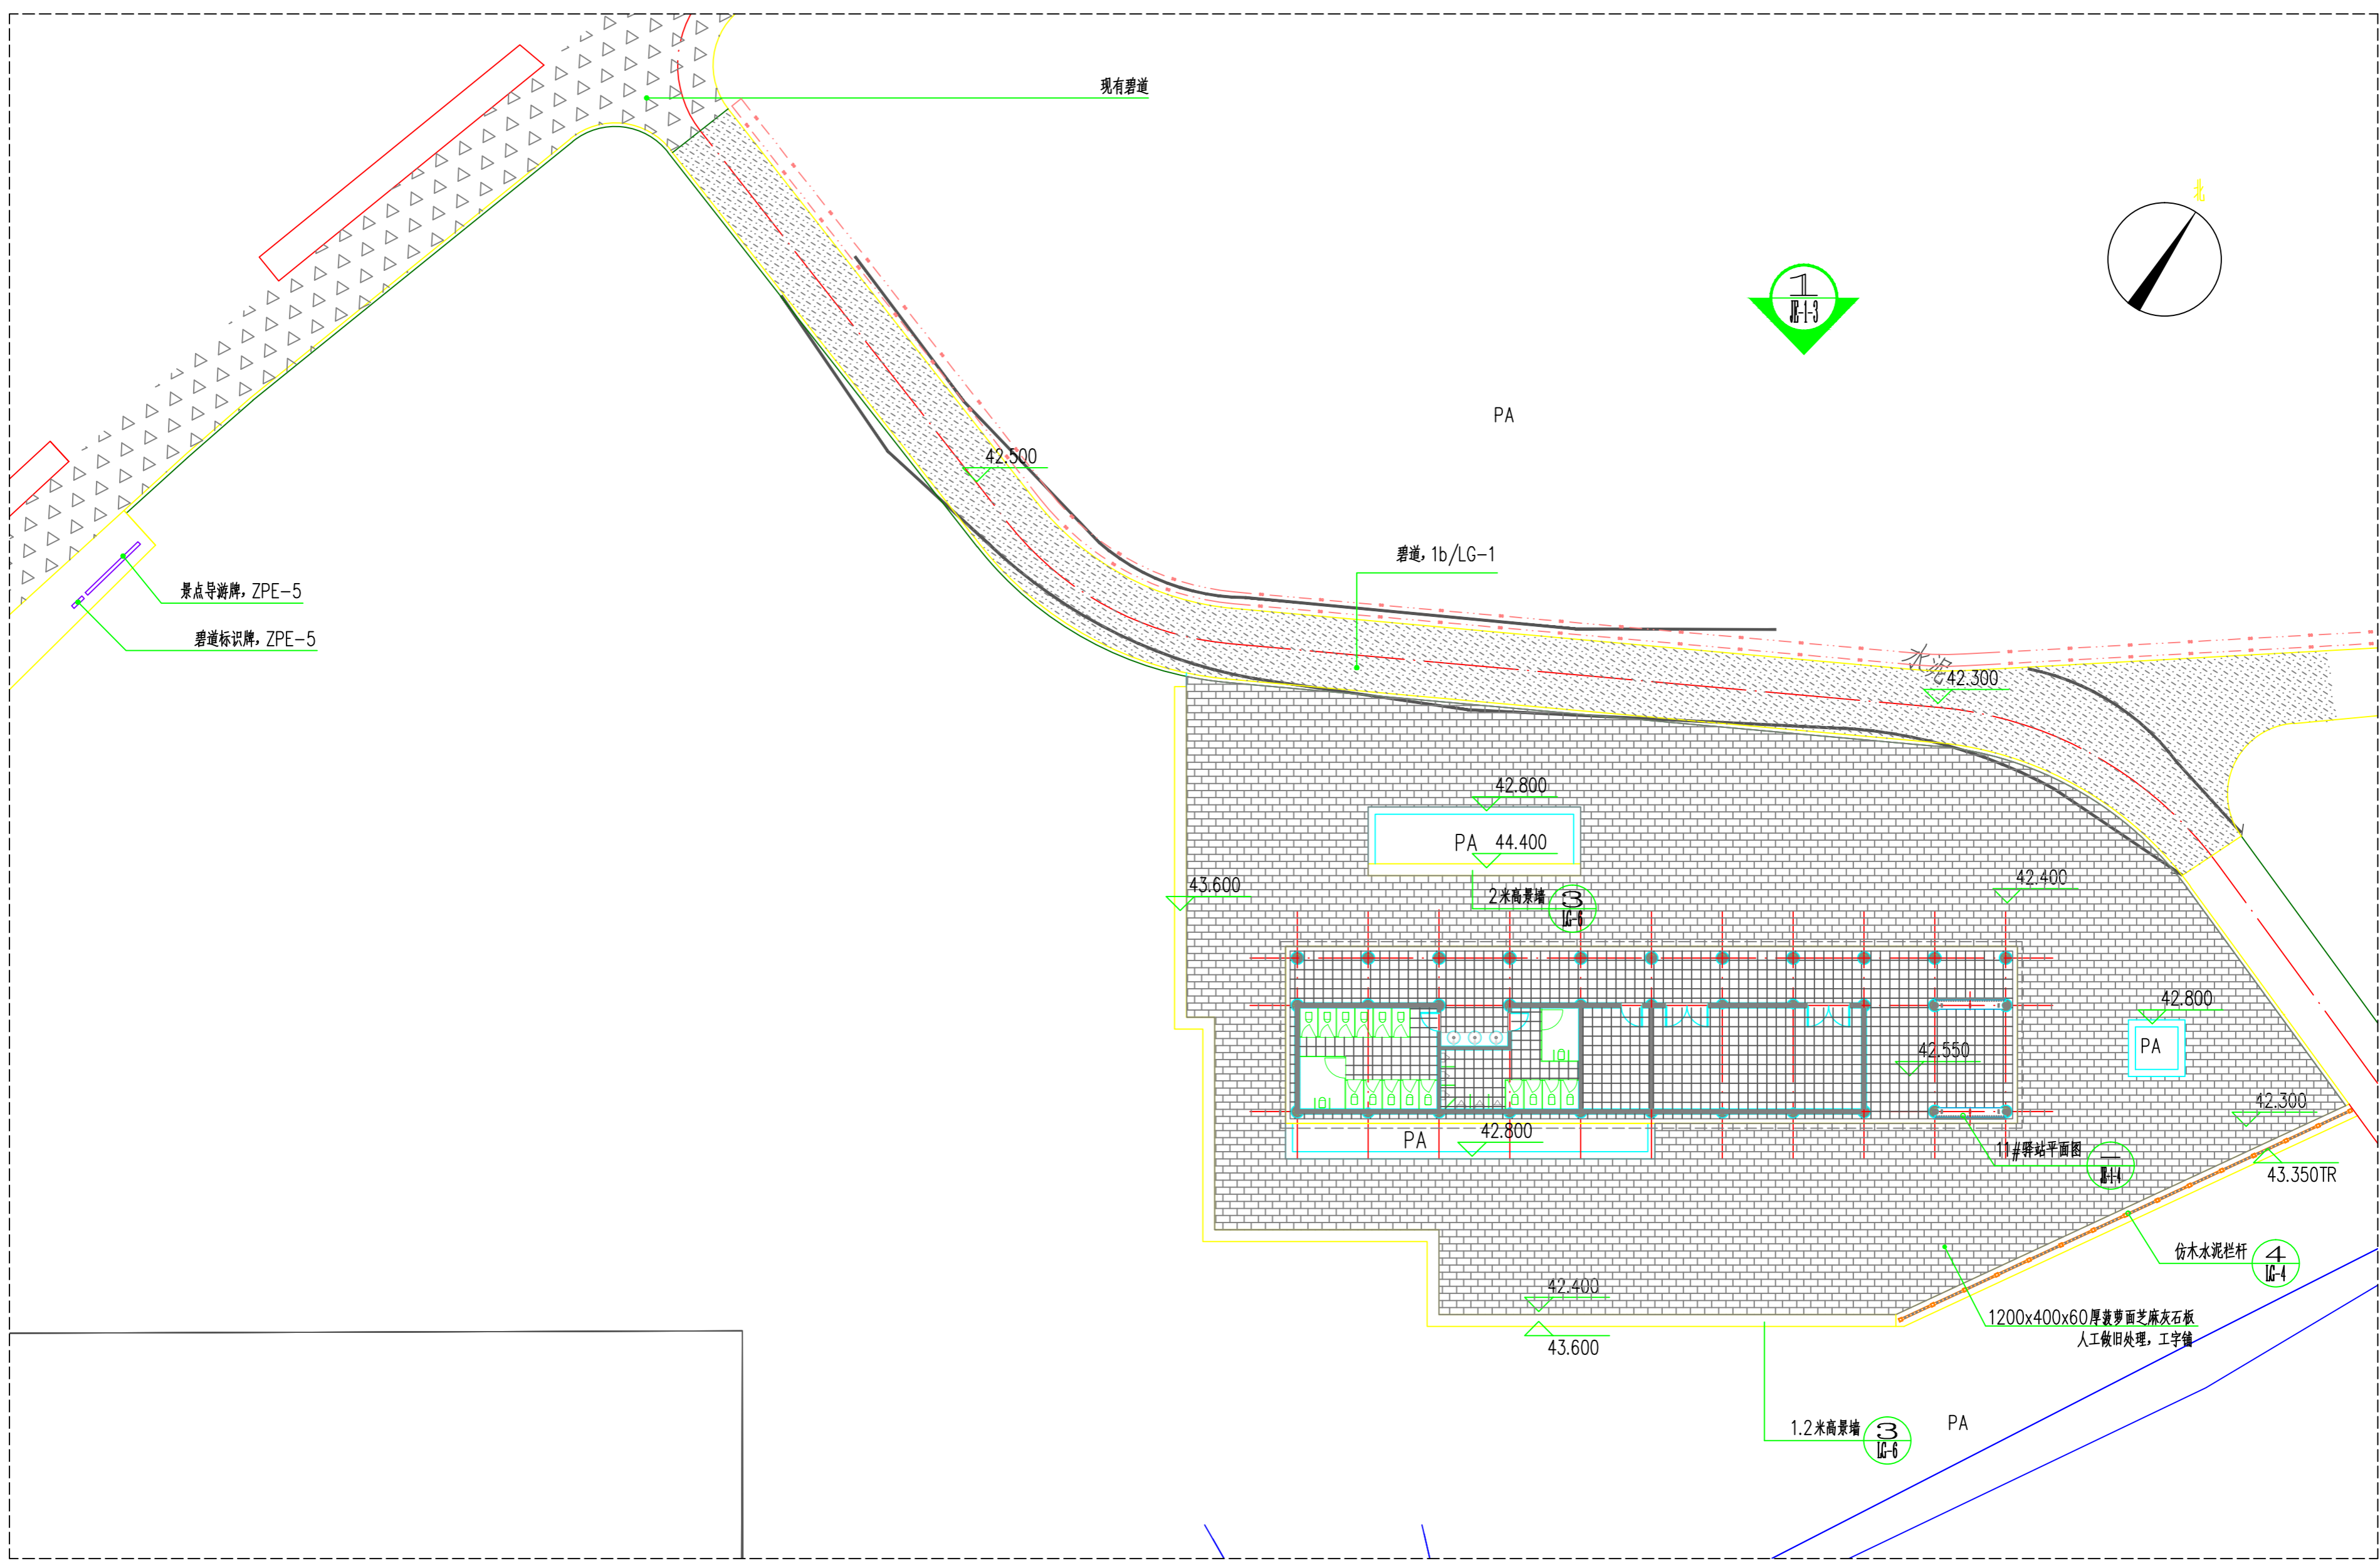

驿站三索引、铺装及标高平面图 1:200

 广东水科院勘测设计院					
审定		新兴县集成河碧道试点建设工程	竣工	阶段	
审查			水工	部分	
校核		驿站三索引、铺装及标高平面图			
设计					
制图					
描图	 CAD	比例	见图	日期	2021.05
设计编号	A144029583	图号	JE-1		