
 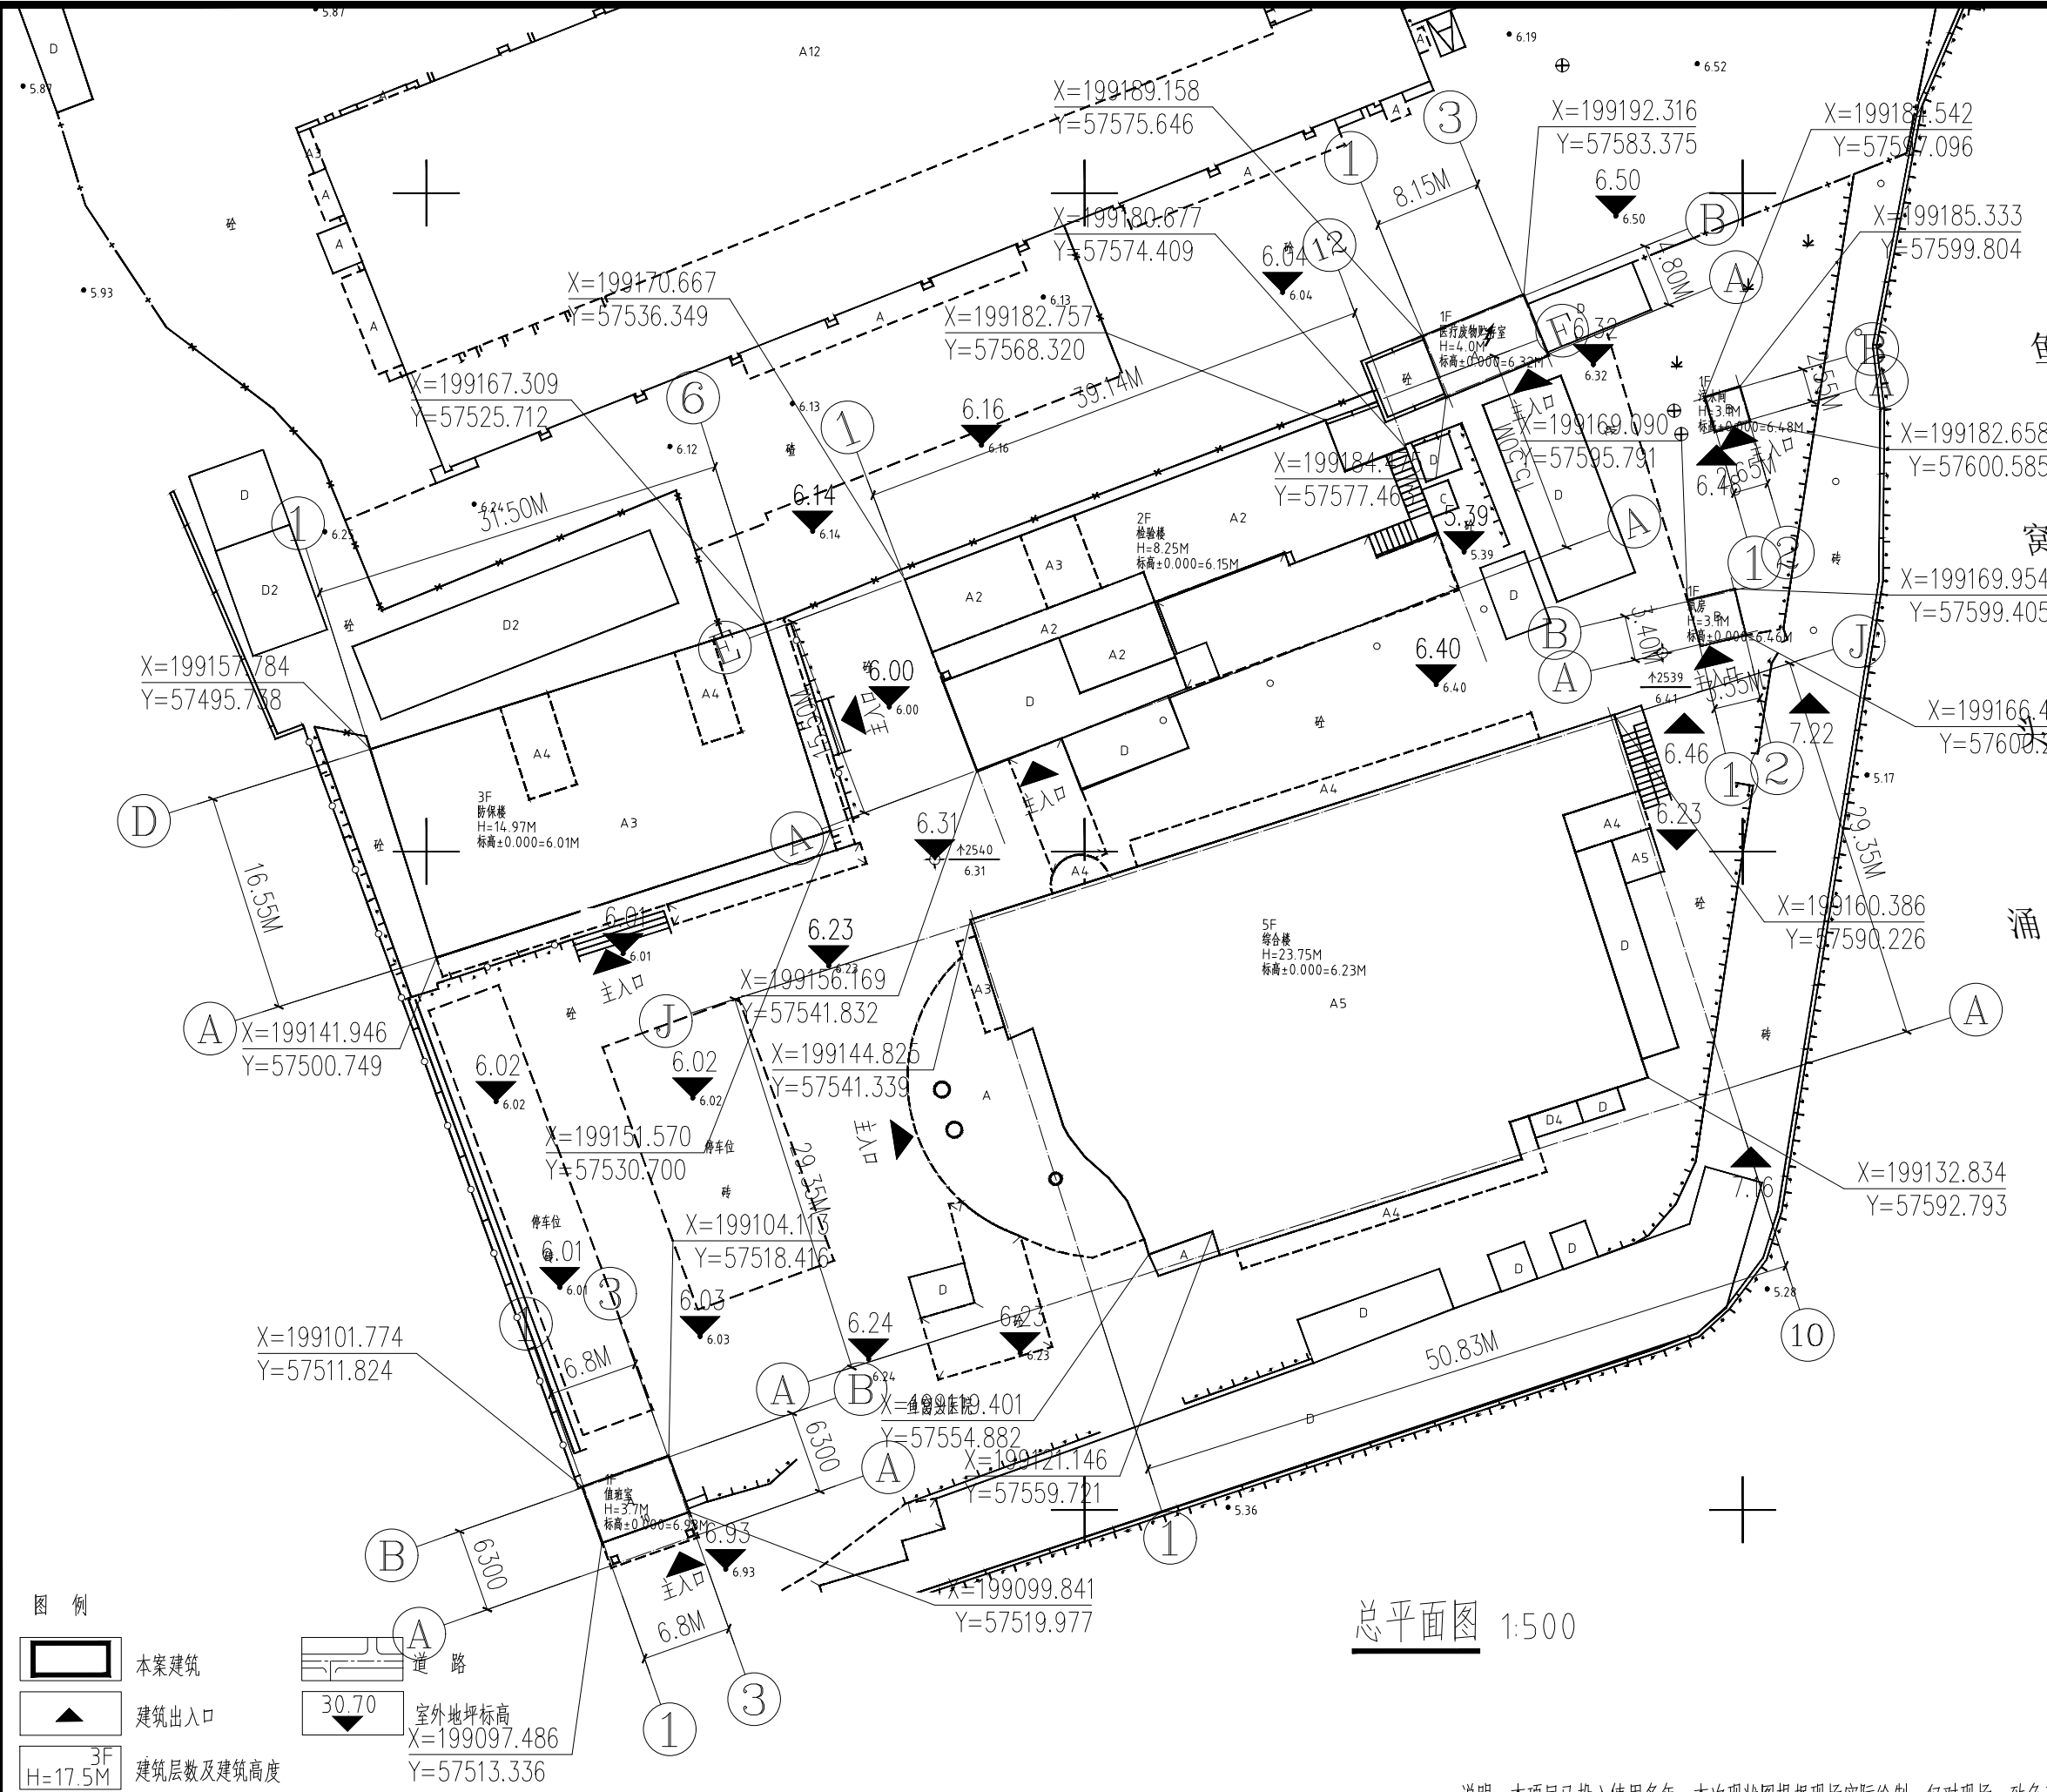


|  |  |             |
|--|--|-------------|
|  |  | 修改内容        |
|  |  | Description |
|  |  | 日期          |
|  |  | Date        |
|  |  | 版本号         |
|  |  | Mark        |



| 专业会签区<br>Countersignature of Disciplines                                                                                                                                                                                                                          |                |                     |             |
|-------------------------------------------------------------------------------------------------------------------------------------------------------------------------------------------------------------------------------------------------------------------|----------------|---------------------|-------------|
| 总 图<br>Plan                                                                                                                                                                                                                                                       |                |                     |             |
| 建 筑<br>Arch.                                                                                                                                                                                                                                                      |                |                     |             |
| 结 构<br>Stru.                                                                                                                                                                                                                                                      |                |                     |             |
| 给排水<br>W.S.D.                                                                                                                                                                                                                                                     |                |                     |             |
| 暖 通<br>H.V.A.C.                                                                                                                                                                                                                                                   |                |                     |             |
| 强 电<br>Strong Elec.                                                                                                                                                                                                                                               |                |                     |             |
| 弱 电<br>Weak Elec.                                                                                                                                                                                                                                                 |                |                     |             |
| 人 防<br>C.A.D.                                                                                                                                                                                                                                                     |                |                     |             |
| <div><div>广州市城市规划勘测设计研究院有限公司<br/>GUANGZHOU URBAN PLANNING &amp; DESIGN<br/>SURVEY RESEARCH INSTITUTE Co., Ltd.<br/>www.gzpi.com.cn</div></div> <div>地址：广州市建设大马路10号珠江规划大厦</div> |                |                     |             |
| □城乡规划编制证书号：甲级 自资规甲字21440266                                                                                                                                                                                                                                       |                |                     |             |
| □建筑工程专业设计证书号：甲级 A144000133                                                                                                                                                                                                                                        |                |                     |             |
| □市政行业(给水工程、排水工程、道路工程、桥梁工程、城市隧道工程)专业设计证书号：甲级 A144000133                                                                                                                                                                                                            |                |                     |             |
| □风景园林工程设计专项证书号：甲级 A144000133                                                                                                                                                                                                                                      |                |                     |             |
| □工程勘察综合类证书号：甲级 B144000133                                                                                                                                                                                                                                         |                |                     |             |
|                                                                                                                                                                                                                                                                   |                |                     |             |
| 注册师签章区                                                                                                                                                                                                                                                            |                |                     |             |
| 项目负责人<br>Proj. Dir.                                                                                                                                                                                                                                               | 何小萍            |                     |             |
|                                                                                                                                                                                                                                                                   |                |                     |             |
| 审 定<br>Approve                                                                                                                                                                                                                                                    | 杨敏燕            |                     |             |
| 审 核<br>Review                                                                                                                                                                                                                                                     | 何小萍            |                     |             |
| 初 审/校 对<br>Check                                                                                                                                                                                                                                                  | 陈光锋            |                     |             |
| 专业负责人<br>Discipline Dir.                                                                                                                                                                                                                                          | 何小萍            |                     |             |
|                                                                                                                                                                                                                                                                   |                |                     |             |
| 设 计<br>Design                                                                                                                                                                                                                                                     | 杨振华            |                     |             |
|                                                                                                                                                                                                                                                                   |                |                     |             |
| 制 图<br>Drawer                                                                                                                                                                                                                                                     |                |                     |             |
| 建 设<br>单 位<br>Client                                                                                                                                                                                                                                              | 广州市南沙区卫生健康局    |                     |             |
| 工 程<br>名 称<br>Project                                                                                                                                                                                                                                             | 东涌镇鱼窝头社区卫生服务中心 |                     |             |
| 图 纸<br>名 称<br>Title                                                                                                                                                                                                                                               | 总平面图           |                     |             |
| 设计阶段<br>Drawing Status                                                                                                                                                                                                                                            | 现状图            |                     |             |
| 设计部门<br>Department                                                                                                                                                                                                                                                | 建筑设计三所         | 工程编号<br>Project No. | 2025设13023A |
| 专 业<br>Discipline                                                                                                                                                                                                                                                 | 建筑             | 图 号<br>Drawing No.  | J-Z-01      |
| 版 本<br>Rev.                                                                                                                                                                                                                                                       | A              | 日 期<br>Date         | 2025.10     |
| 电子文件名<br>File Name                                                                                                                                                                                                                                                |                |                     |             |
| 版权所有，未经授权，不得复制。<br>ALL RIGHTS RESERVED.                                                                                                                                                                                                                           |                |                     |             |

说明：本项目已投入使用多年，本次现状图根据现场实际绘制，仅对现场一致负责。